


平面図
(合磯川関連) 8-1 130

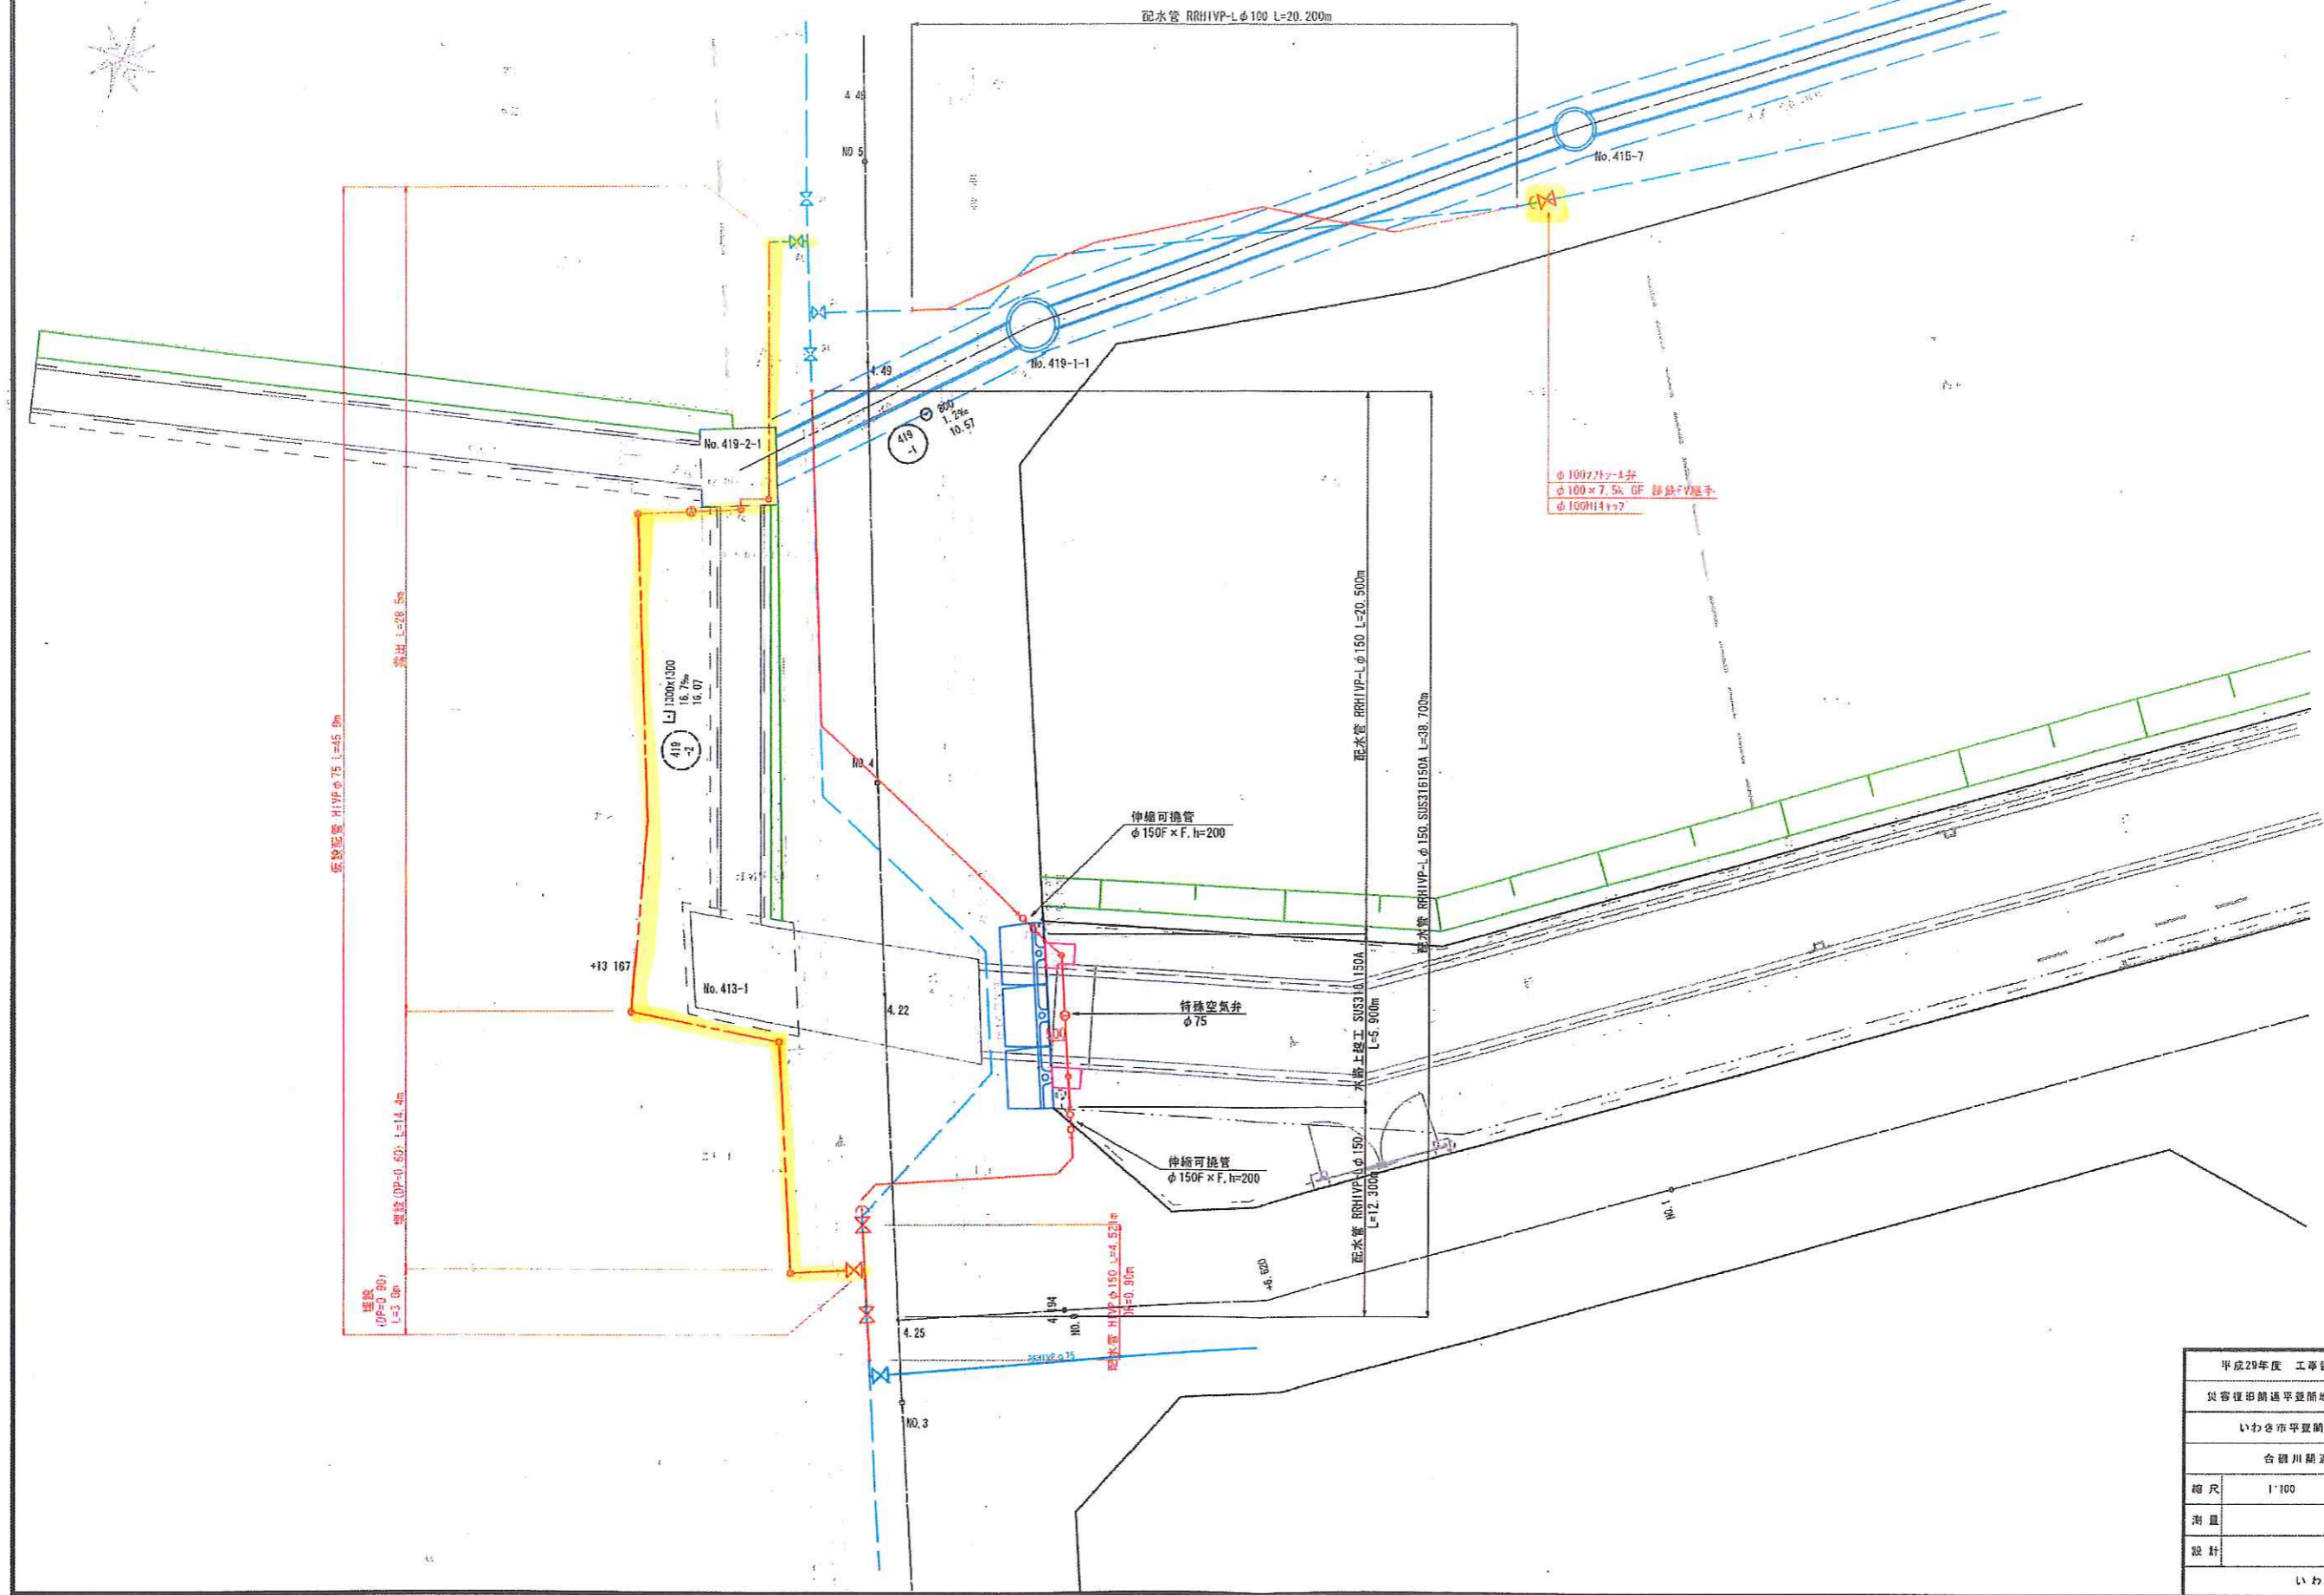

φ1007217-1弁
φ100×7.5k GF 特殊FV継手
φ100H4172

平成29年度 工事番号 29 工事 号			
災害復旧関連平野開地内配水管復旧工事(-)			
いわき市平野開平野～免渡路 地内			
合磯川関連 平面図			
縮尺	1/100	図面番号	/
測量		主任	技師
設計		主任	技師
いわき市水道局			